

626/1

625/1

625/6

624/10


624/11

624/13

624/14

625/8

000/00

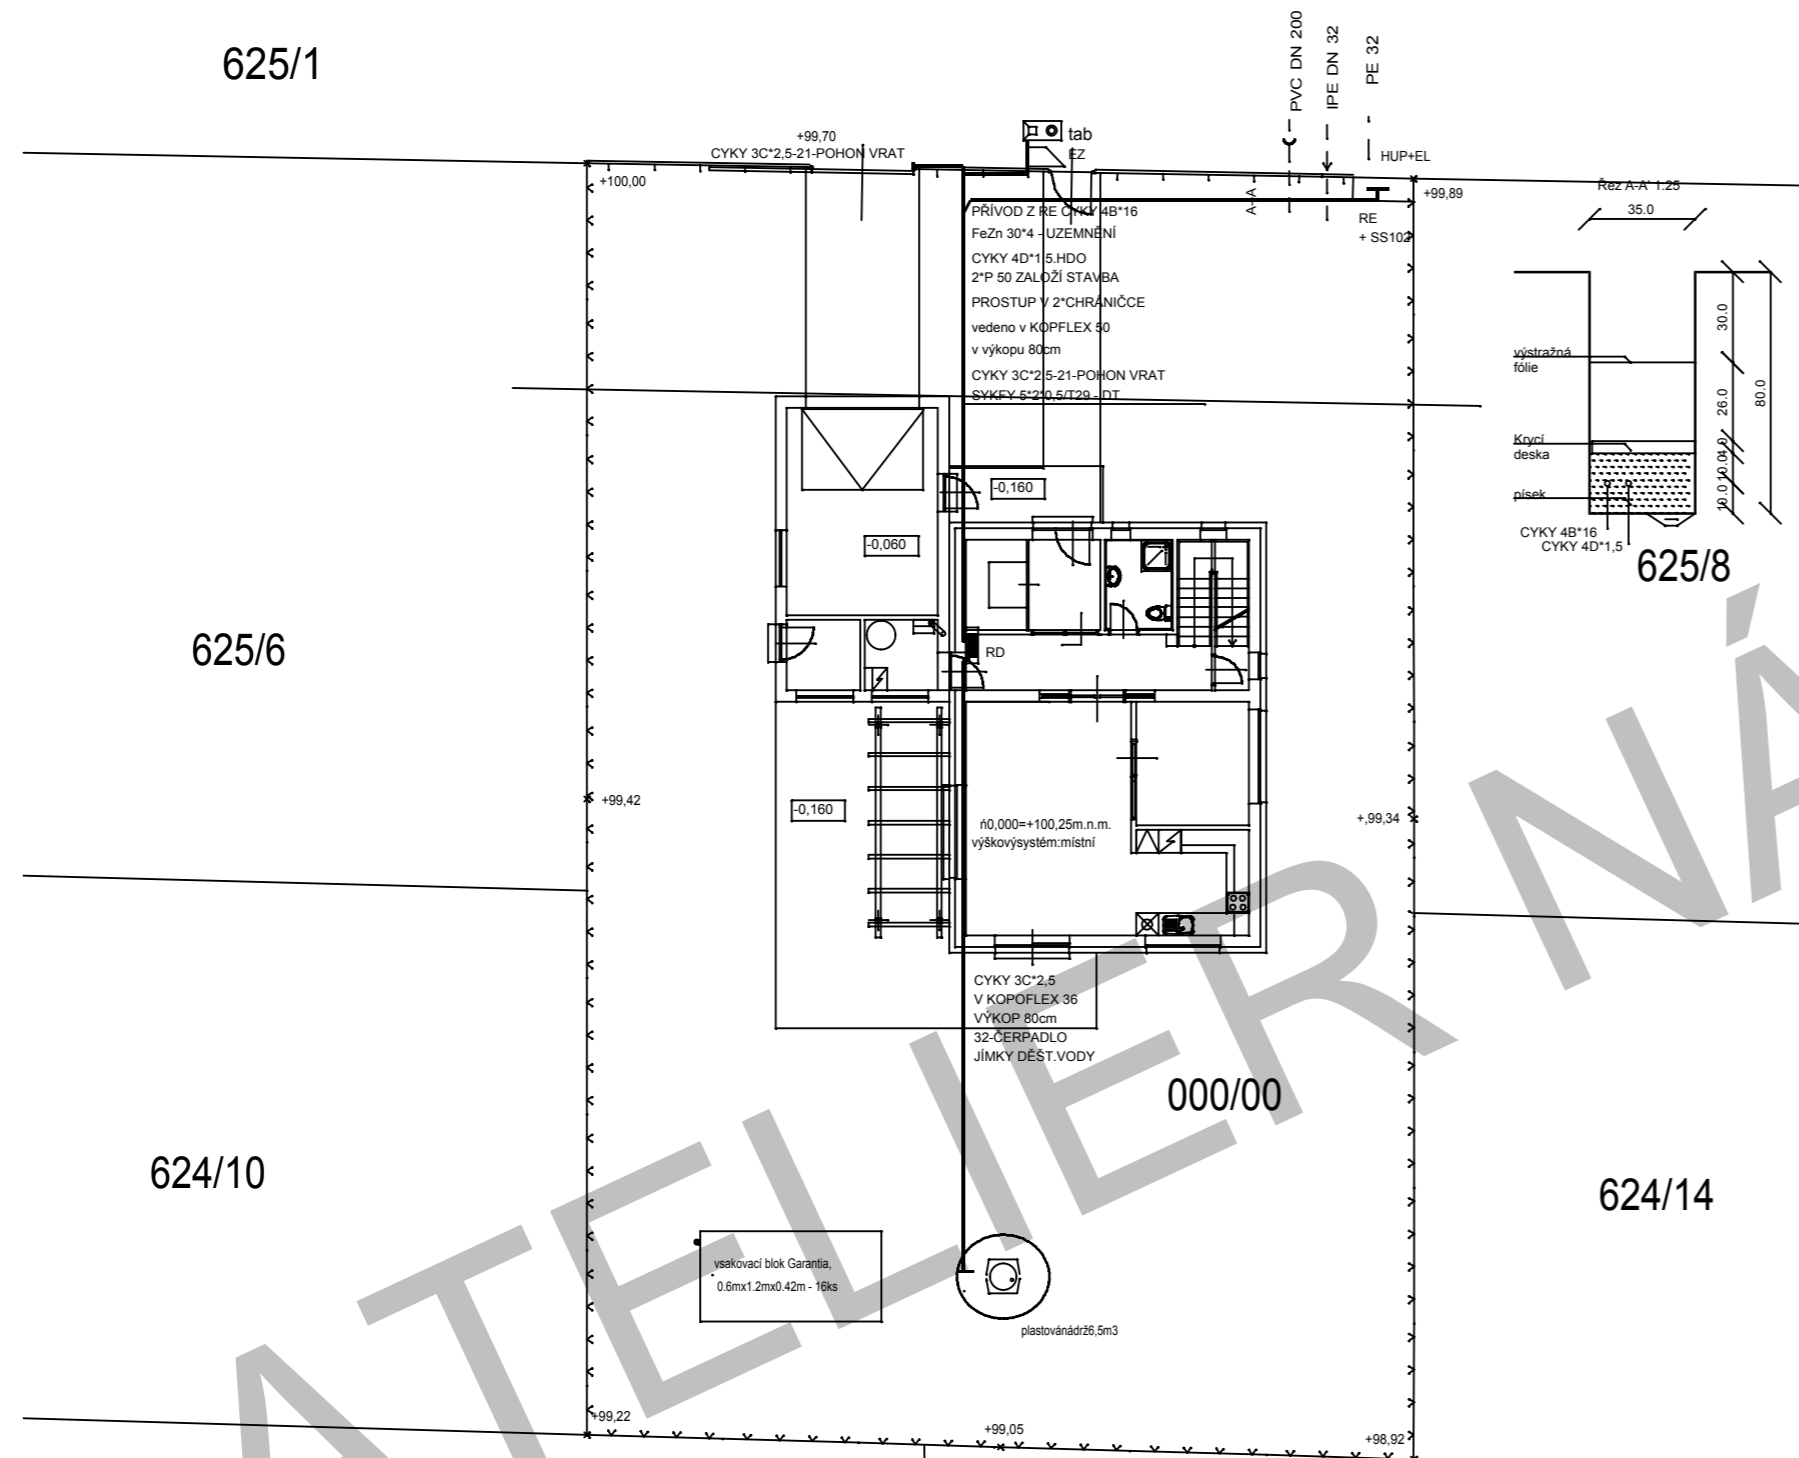

LEGENDA:

- >--- VODOVOD
- >--- SPLAŠKOVÁ KANALIZACE
- >--- DEŠŤOVÁ KANALIZACE
- >--- ELEKTRINANN
- >--- PLYNNTL
- >--- OPLOCENÍ-DRÁTĚNÉ PLETIVO
- >--- OPLOCENÍ S PODEZDÍVKOU VÝŠKY 0.6 m
- >--- +DŘEVĚNÁ VÝPLŇ VÝŠKY 1.0 m
- >--- HRANICE PARCELY



AKCE : RODINNÝ DŮM - DIVIŠ		ČÍSLO ZAKÁZKY : 000 00 00
MÍSTO : katastrální území: Divišov, číslo parcely: 000/00		 KŘIVKA s.r.o. tel.: 284 079 350-4 PRAHA 3, SABINOVA 3
INVESTOR : Atelier NÁŠ DŮM, s.r.o., Sabinova 3, 130 00 Praha 3		
DATUM : 00.2010	VEDOUcí PROJEKTU : Ing.arch. Lubomír Křivka	
STUPEŇ : DOKUMENTACE PRO STAVEBNÍ POVOLENÍ	ZODPOVĚDNÝ PROJEKTANT : Ing. Zdeněk Slavík VYPRACOVAL : Ing. Zdeněk Slavík	
ČÁST PROJEKTU : TECHNIKA PROSTŘEDÍ STAVEB - ELEKTROINSTALACE		MĚŘÍTKO : M 1 : 100
OBSAH : SITUACE		OZNAČENÍ : 1.4.2.E7